


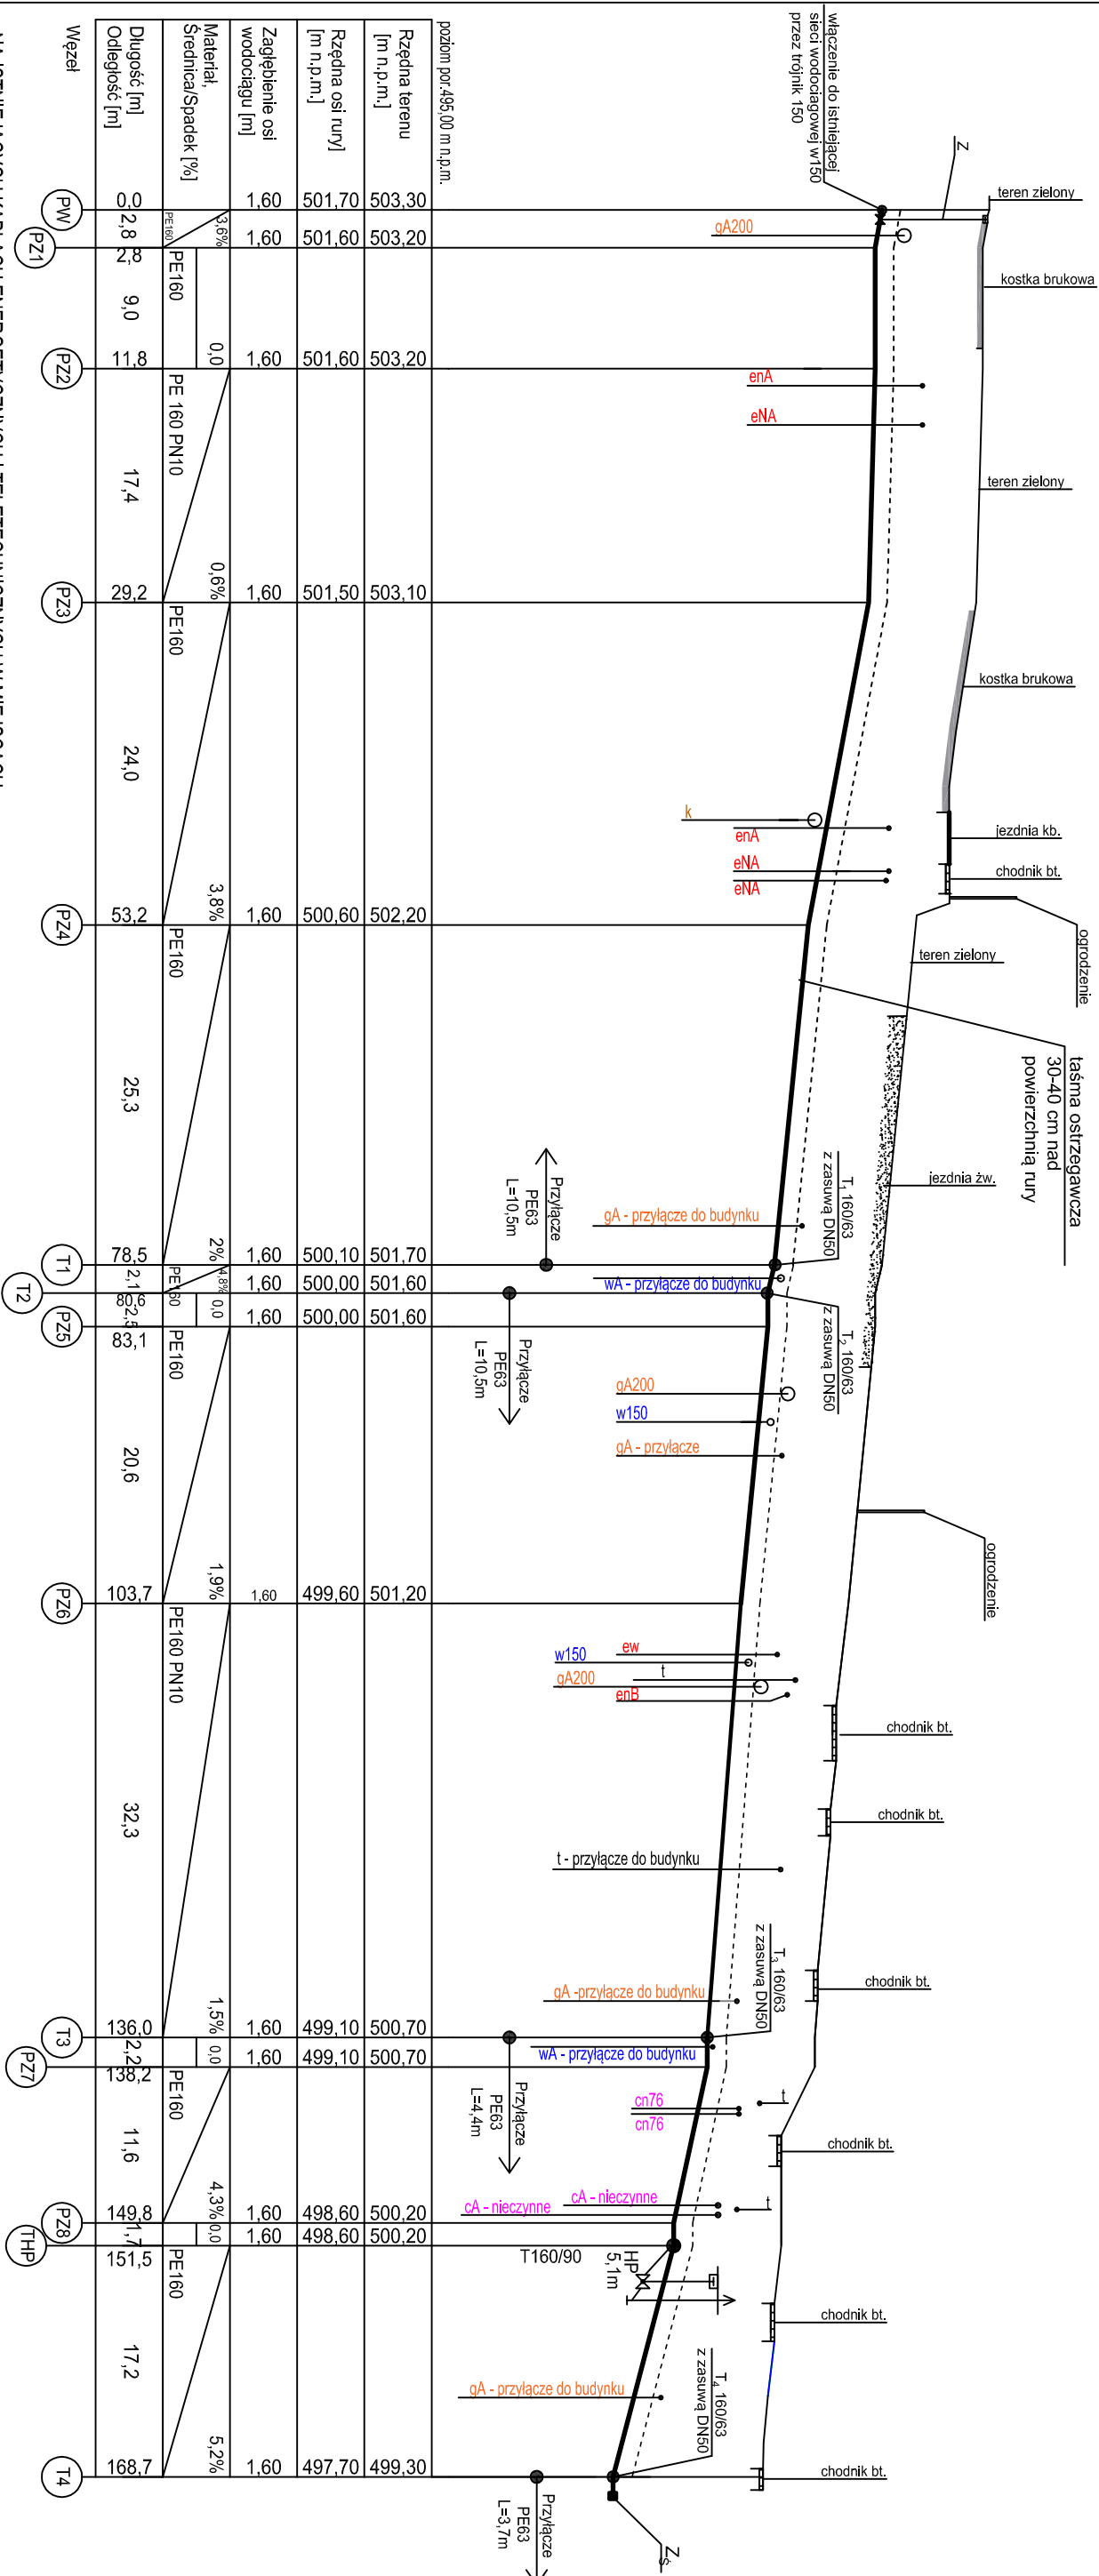

NA ISTNIEJĄCYCH KABŁACH ENERGETYCZNYCH I TELETECHNICZNYCH W MIEJSCACH SKRZYŻOWAŃ ZABUDOWAĆ DWUDZIELNE RURY OSŁONOWE PRZED ROBOTAMI ZIEMNYMI WYKONAĆ RĘCZNE KONTROLNE PRZEKOPY W CELU POTWIERDZENIA LOKALIZACJI UZBROJENIA PODZIEMNEGO

OZNACZENIA :

P_w
PROJ. PUNKT WŁĄCZENIA DO ISTNIEJĄCEGO WODOCIĄGU W150
TRÓJNIK DN150 KOŁNIERZOWY + KOŁNIERZE DO RUR STALOWYCH DN150

ZASUWA KOŁNIERZOWA DN150 + TELESKOPOWE PRZEDŁUŻENIE WRZECIONA + SKRZYŃKA ULICZNA

PZ1-8

PROJ. PUNKTY ZAŁAMANIA WODOCIĄGU

HP

PROJ. HYDRANT PROŻ NADZIEMNY DN80

THP
PROJ. TRÓJNIK REDUKCYJNY ŻELIMNY
KOŁNIERZOWY 150/80 DO PODŁĄCZENIA HYDRANTU

ZAŚLEPKA - KOŁNIERZ SPECJALNY DO RUR 160PE + ŚLEPY KOŁNIERZ DN150

T₁₋₄
PROJ. TRÓJNICKI SIODŁOWE PE 160/63

TYTUŁ RYSUNKU	PROFIL SIECI WODOCIAĞOWEJ	DATA 05.2025
OBIEKT	SIEĆ WODOCIAĞOWA WRAZ Z PRZYŁĄCZAMI STRONIE ŚLĄSKIE DZ. 448/4 , 445 , 443 , 442/3, 442/2 OBREB STRONIE ŚLĄSKIE , JEDN. EWIDENCYJNA STRONIE ŚLĄSKIE MIASTO	SKALA 1:500/100
INWESTOR	ZAKŁAD WODOCIAĞÓW I KANALIZACJI SP. Z O.O. STRACHOCIN 39 57-550 STRONIE ŚLĄSKIE	NR RYSUNKU
PROJEKTANT	MGR INŻ. B. LINGER UPR. NR 165/DOŚ/09	PZT 2
ASYSTENT	MGR INŻ. A BIELECKA	